



Legenda:



Instalacje sanitarne

- UM Umywalka
- ZL Zlew
- ZD Zlew dolny
- Z Zawór wodny
- ZDW Złączka do węża


 Kratka kanalizacyjna w podłodze

- KL Klimatyzator
- L Lodówka sklepowa

 Kratka wentylacyjna w suficie

 Rurociągi pod sufitem
 Rurociągi nad posadzką
 Uwaga:
 Średnice rurociągów podane z ogrzewaniem
 albo otuliną

Instalacje elektryczne

 Włącznik 1 biegowy

 Włącznik 2 biegowy

 Włącznik schodowy

 Gniazdko el. podwójne

 Gniazdko el. potrójne

 Oprawy ledowe

 Oprawy świetłokowe

 Oprawy kasetonowa

 Oprawy punktowe

 Oprawy kinkietowe


RE Rozdzielnice elektryczne

NS Skrzynki niskoprądowe

CZ Czujki ruchu instalacji alarmowej

DZ Dzwonek

WDZ Włącznik dzwonka

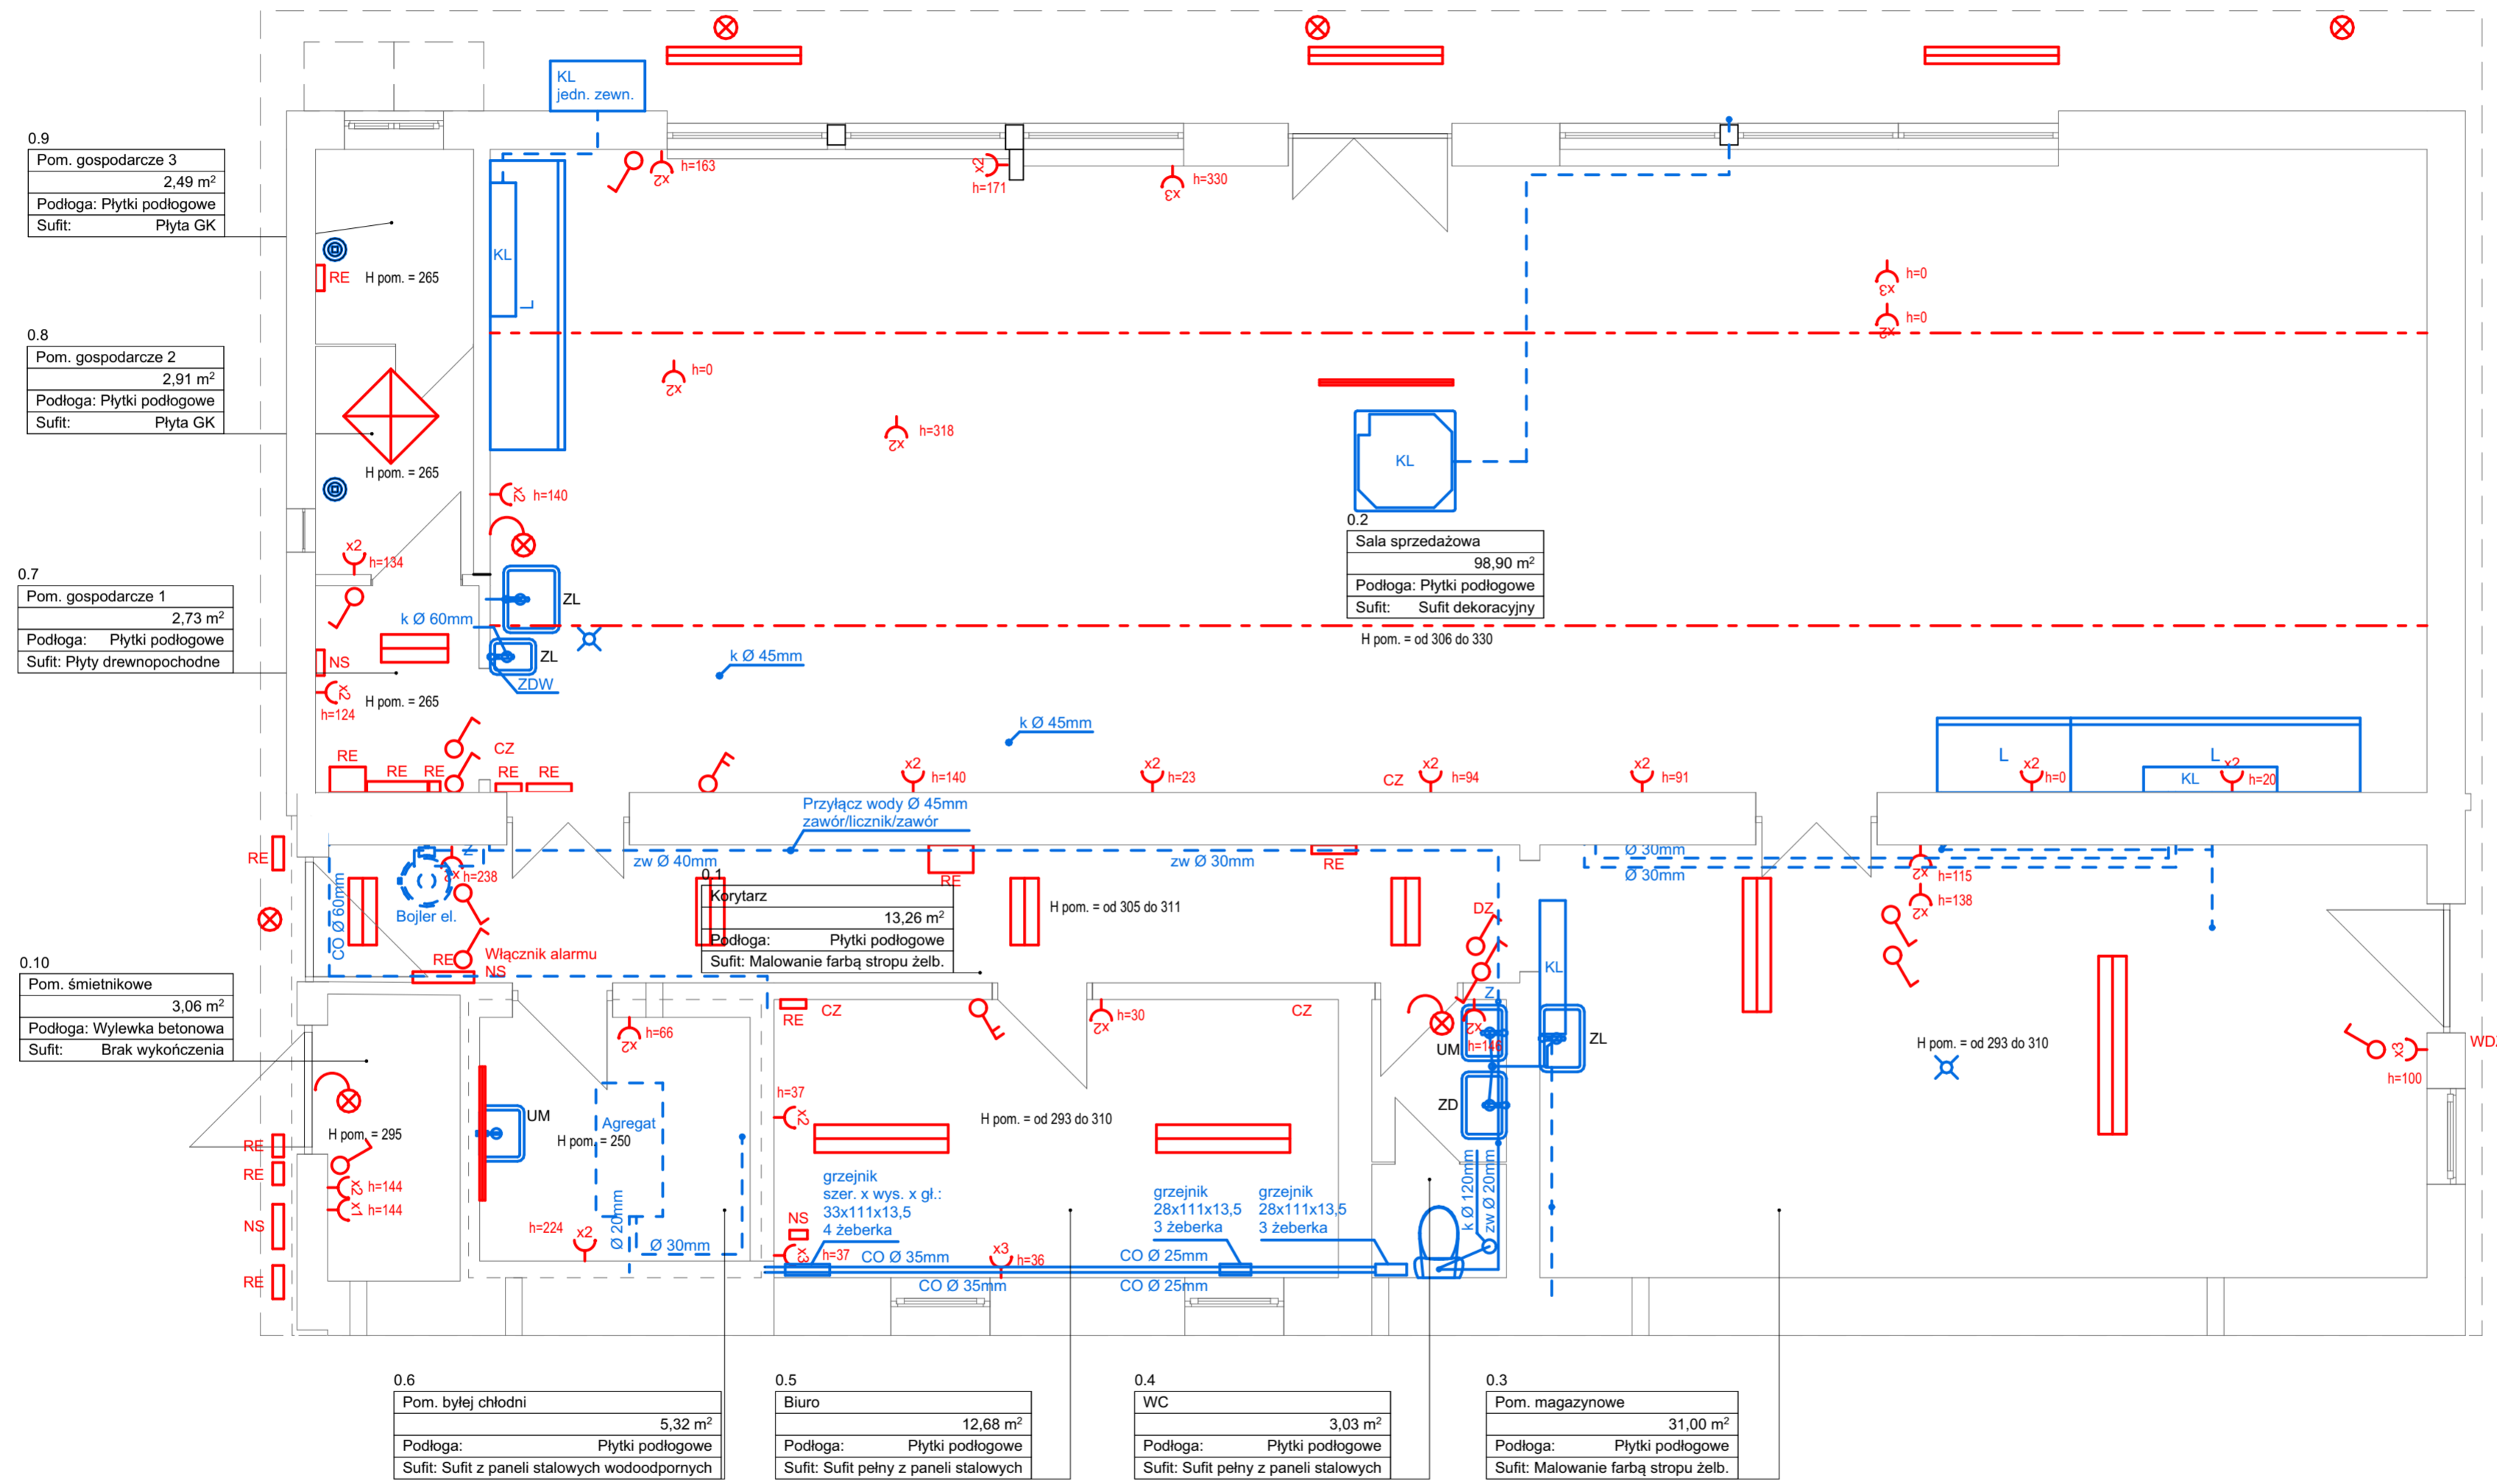

NAZWA ZAMIERZENIA BUDOWLANEGO:
Inwentaryzacja budynku w Podkowie leśnej przy ul. Jana Pawła II 3

ADRES:
 Miasto Podkowa leśna, ul. Akacjowa 39/41 05-807 Podkowa leśna

PROJEKTOWAŁ:
 mgr inż. arch. Szymon Majcherczyk
 nr upr. 543/01 w spec. konstrukcyjnej
 DATA SPORZĄDZENIA:
 Czerwiec 2024

FAZA PROJEKTU:
INWENTARYZACJA

Tytuł rysunku:
INSTALACJE

Nr rysunku:
SM-03-INW-02

Nr projektu: SM-03 Format: 594x420 Skala: 1:50